


特記配管配線配管は下記の通りとし、立上げ下げ  
 用として使用する。

- ..... 100.0×2.0 配管
- 100.0×3.0 配管
- F2.0-3C
- F2.0-2C

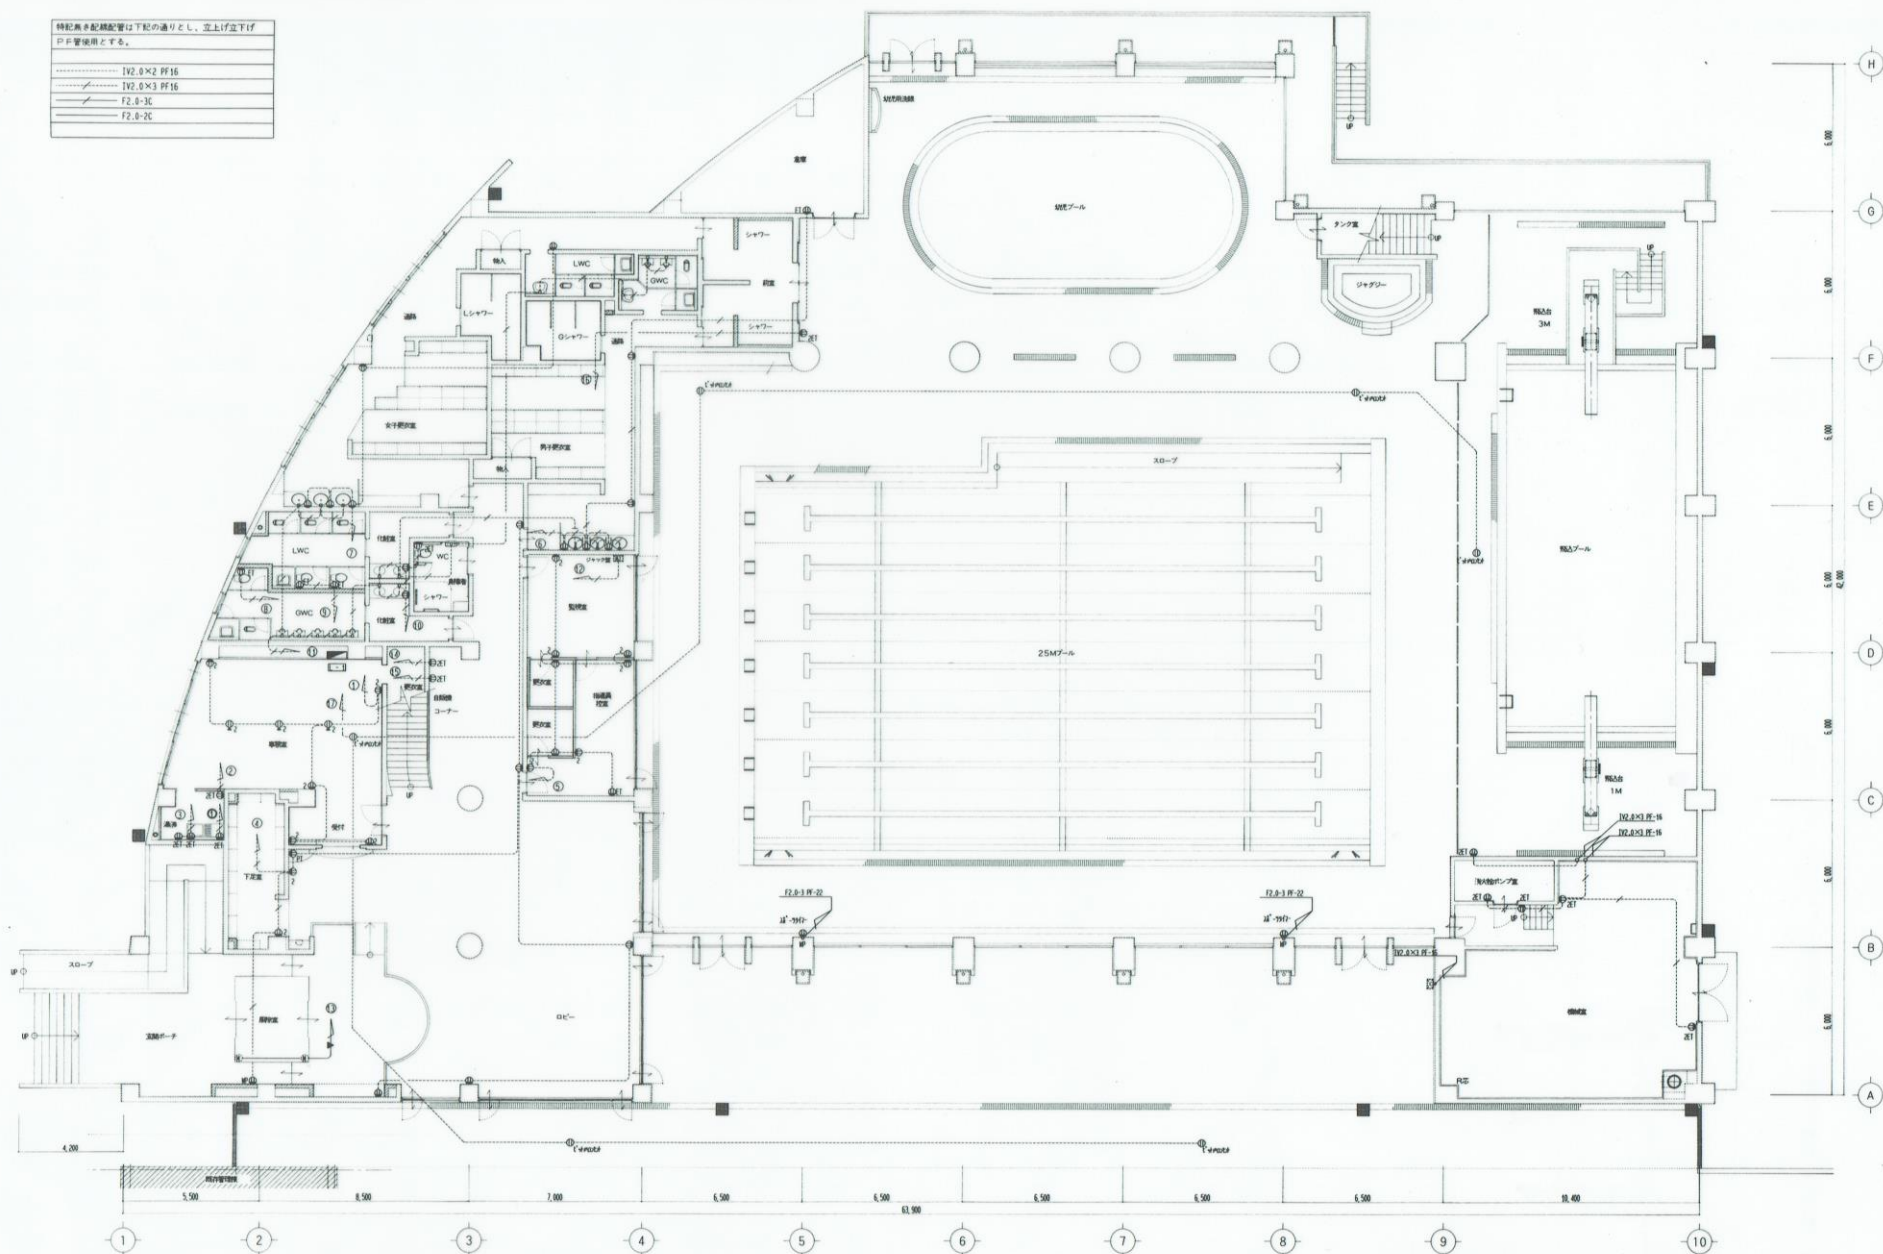


監修 年月日  
 石川県土木部建設課  
 建設課長 田中 隆夫 氏  
 監理 森 五洋 氏

TITLE 石川県立小松園内水泳プール建設工事(電気設備)  
 NAME コンセント設備 1層 平面図  
 DATE


SHEET NO. E-11  
 SCALE 1/100  
 DATE

森五洋設備事務所

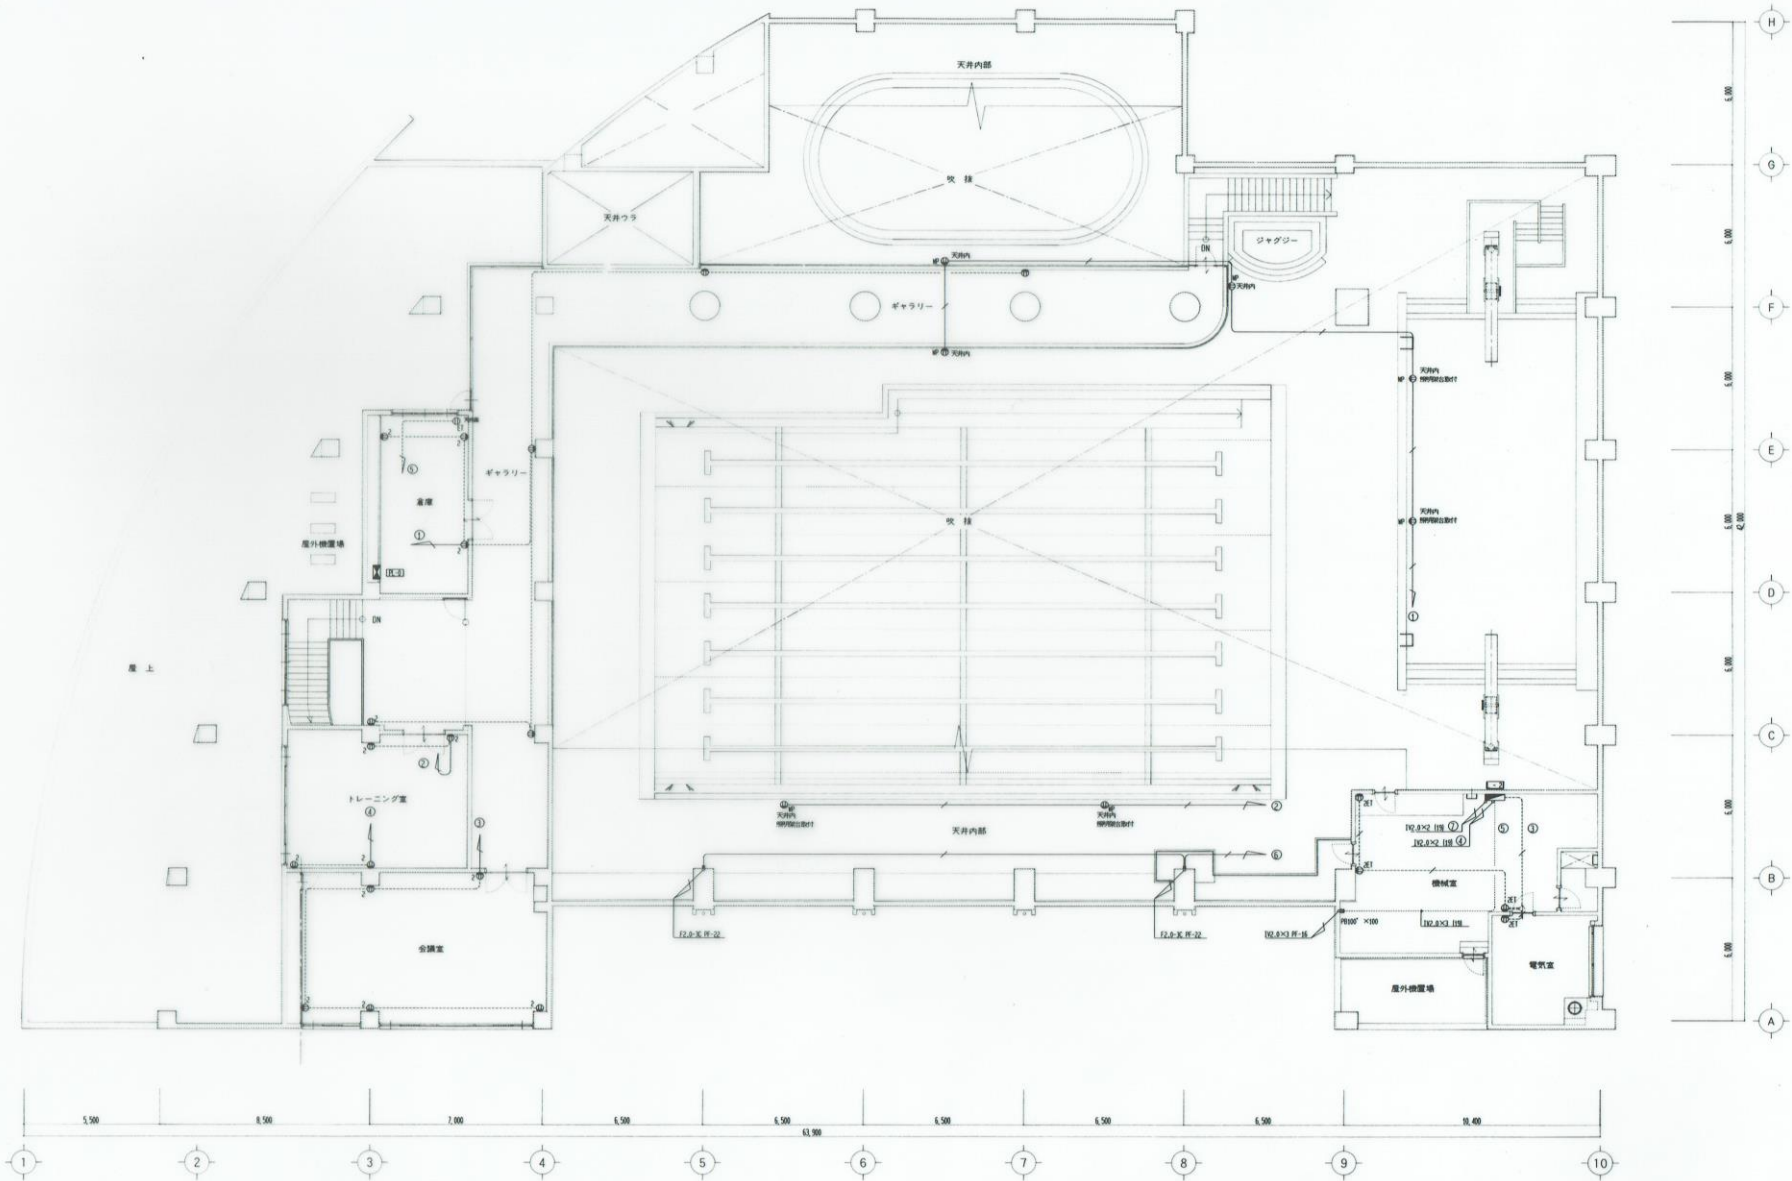

監修 年月日  
 石川県土木部建築課  
 監理 主 野 浩 貴 氏



TITLE	石川県立小松屋内水泳プール補修工事(電気設備)	SHEET	NO E-12
NAME	コンセント設備 2階 平面図	SCALE	1/100
		DATE	
監修 五洋設備事務所			

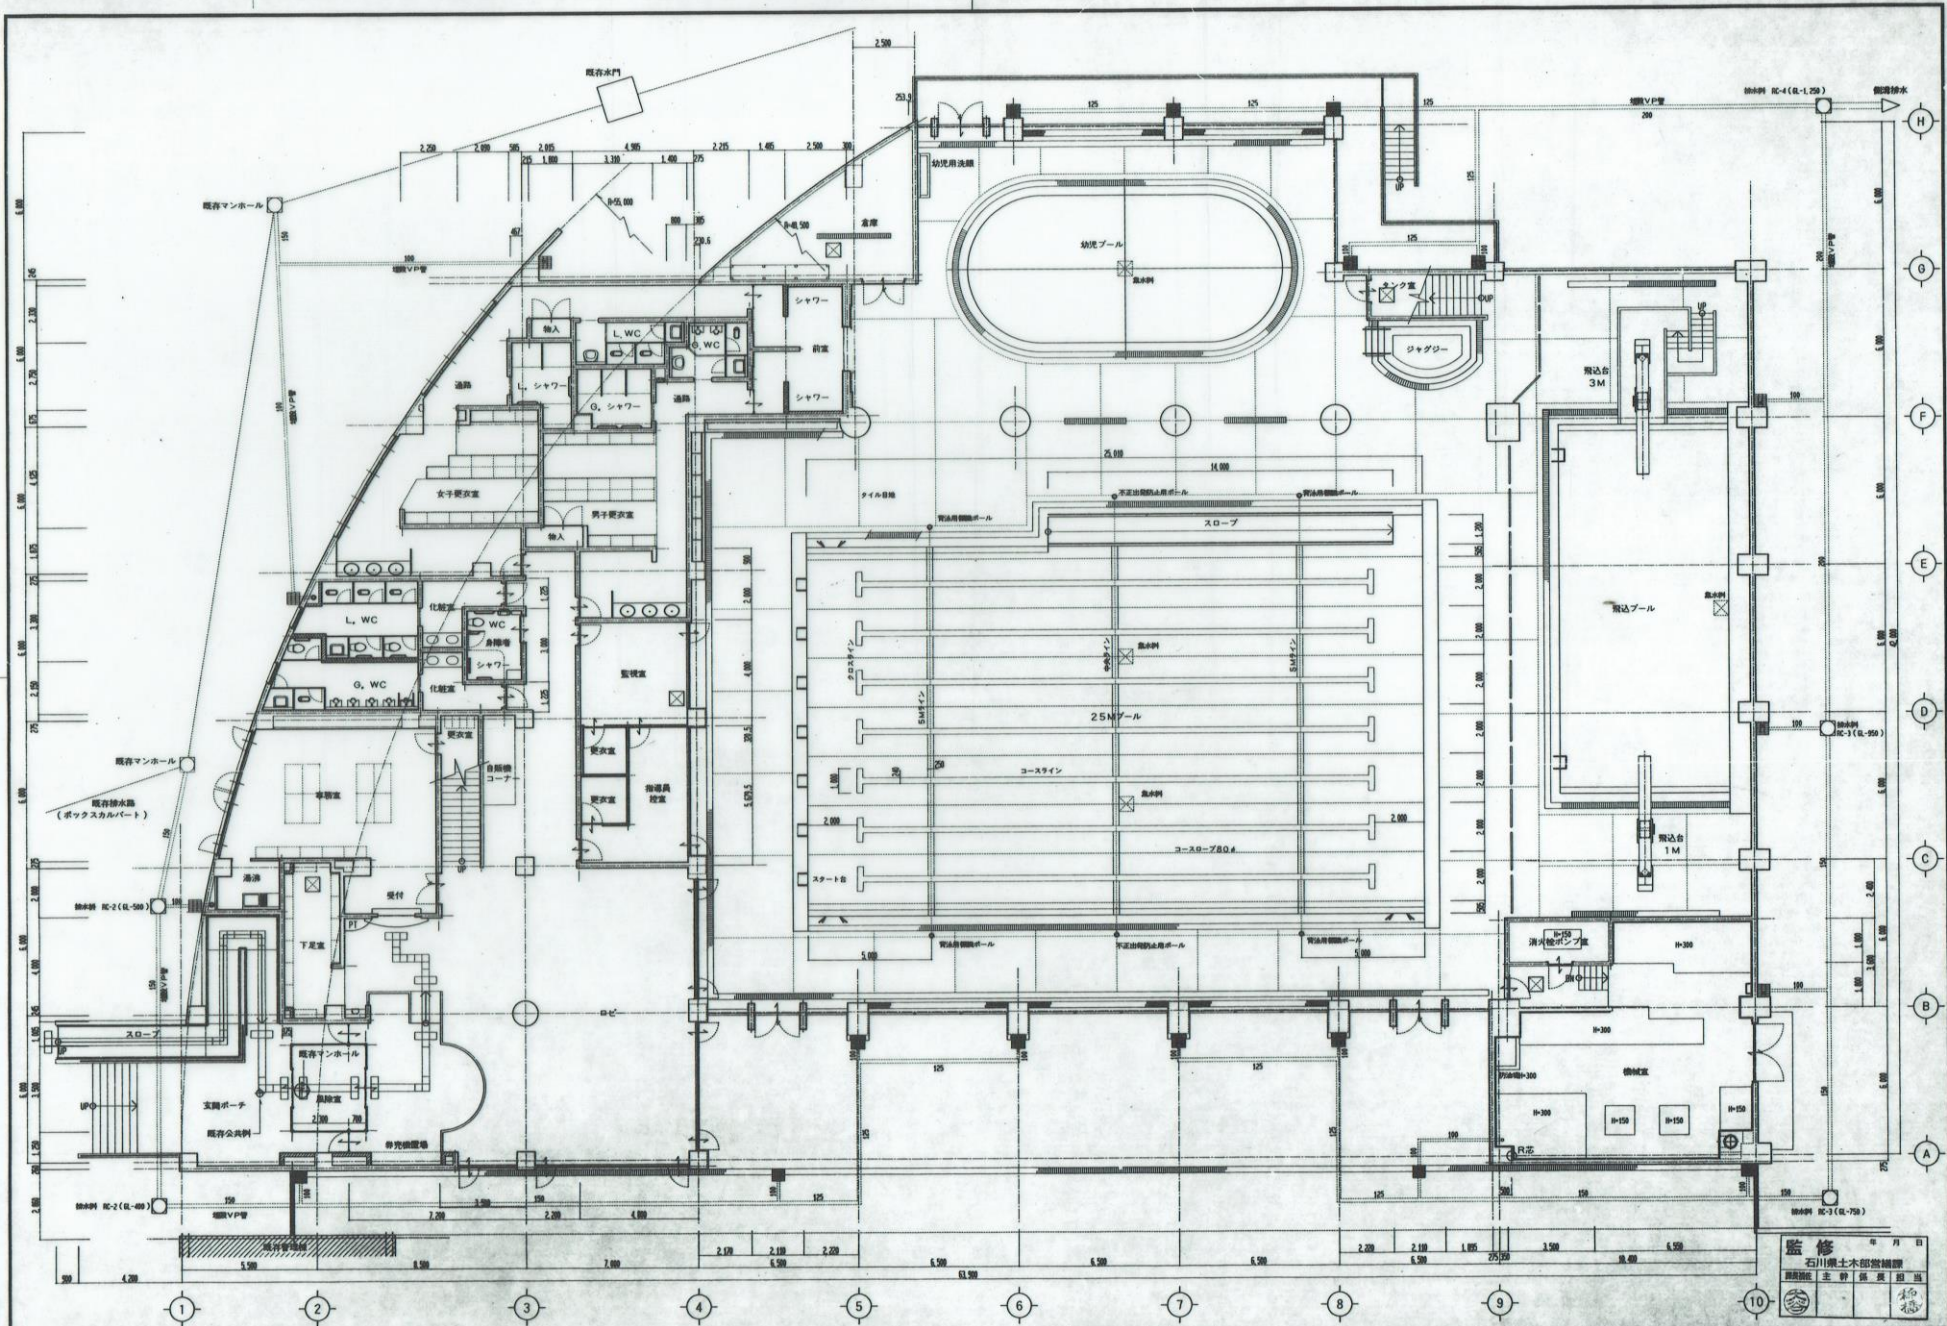

監修 石川県土木部建築課  
 設計 石川県土木部建築課  
 監理 石川県土木部建築課



- H.1.500' X.500' 新設PWT
- H.1.500' X.500' 新設PWT
- ① 新設PWT 25Mプール
- ② 新設PWT 50Mプール
- ③ 新設PWT 50Mプール
- ④ 新設PWT 50Mプール
- ⑤ 新設PWT 50Mプール
- ⑥ 新設PWT 50Mプール
- ⑦ 新設PWT 50Mプール
- ⑧ 新設PWT 50Mプール
- ⑨ 新設PWT 50Mプール
- ⑩ 新設PWT 50Mプール
- ⑪ 新設PWT 50Mプール
- ⑫ 新設PWT 50Mプール
- ⑬ 新設PWT 50Mプール
- ⑭ 新設PWT 50Mプール
- ⑮ 新設PWT 50Mプール
- ⑯ 新設PWT 50Mプール
- ⑰ 新設PWT 50Mプール
- ⑱ 新設PWT 50Mプール
- ⑲ 新設PWT 50Mプール
- ⑳ 新設PWT 50Mプール
- ㉑ 新設PWT 50Mプール
- ㉒ 新設PWT 50Mプール
- ㉓ 新設PWT 50Mプール
- ㉔ 新設PWT 50Mプール
- ㉕ 新設PWT 50Mプール
- ㉖ 新設PWT 50Mプール
- ㉗ 新設PWT 50Mプール
- ㉘ 新設PWT 50Mプール
- ㉙ 新設PWT 50Mプール
- ㉚ 新設PWT 50Mプール
- ㉛ 新設PWT 50Mプール
- ㉜ 新設PWT 50Mプール
- ㉝ 新設PWT 50Mプール
- ㉞ 新設PWT 50Mプール
- ㉟ 新設PWT 50Mプール
- ㊱ 新設PWT 50Mプール
- ㊲ 新設PWT 50Mプール
- ㊳ 新設PWT 50Mプール
- ㊴ 新設PWT 50Mプール
- ㊵ 新設PWT 50Mプール
- ㊶ 新設PWT 50Mプール
- ㊷ 新設PWT 50Mプール
- ㊸ 新設PWT 50Mプール
- ㊹ 新設PWT 50Mプール
- ㊺ 新設PWT 50Mプール

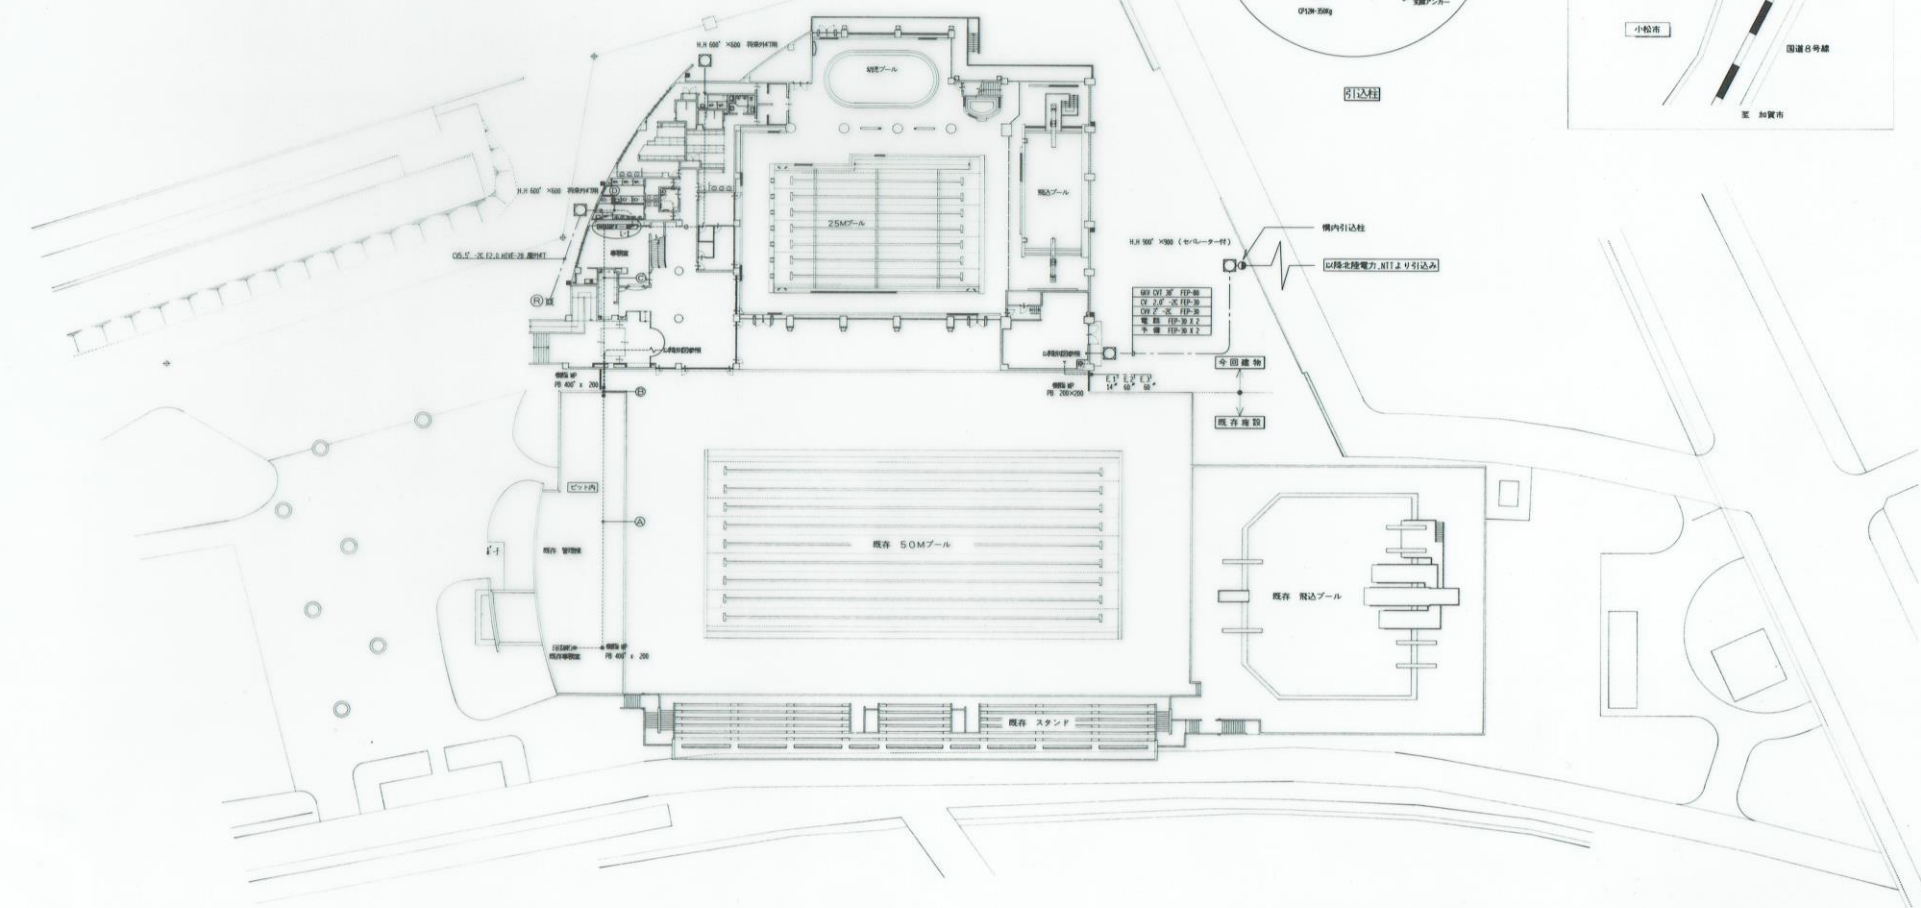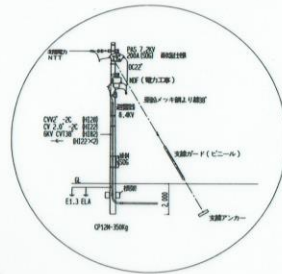

監修	年月日
石川 剛士	
監理	
主幹	
監査	
設計	

TITLE	石川県立小松屋内水泳プール建設工事(電気設備)	SHEET E-4
NAME	外構・配管図	NO
		SCALE 1 / 300
		DATE
五洋設備事務所		